


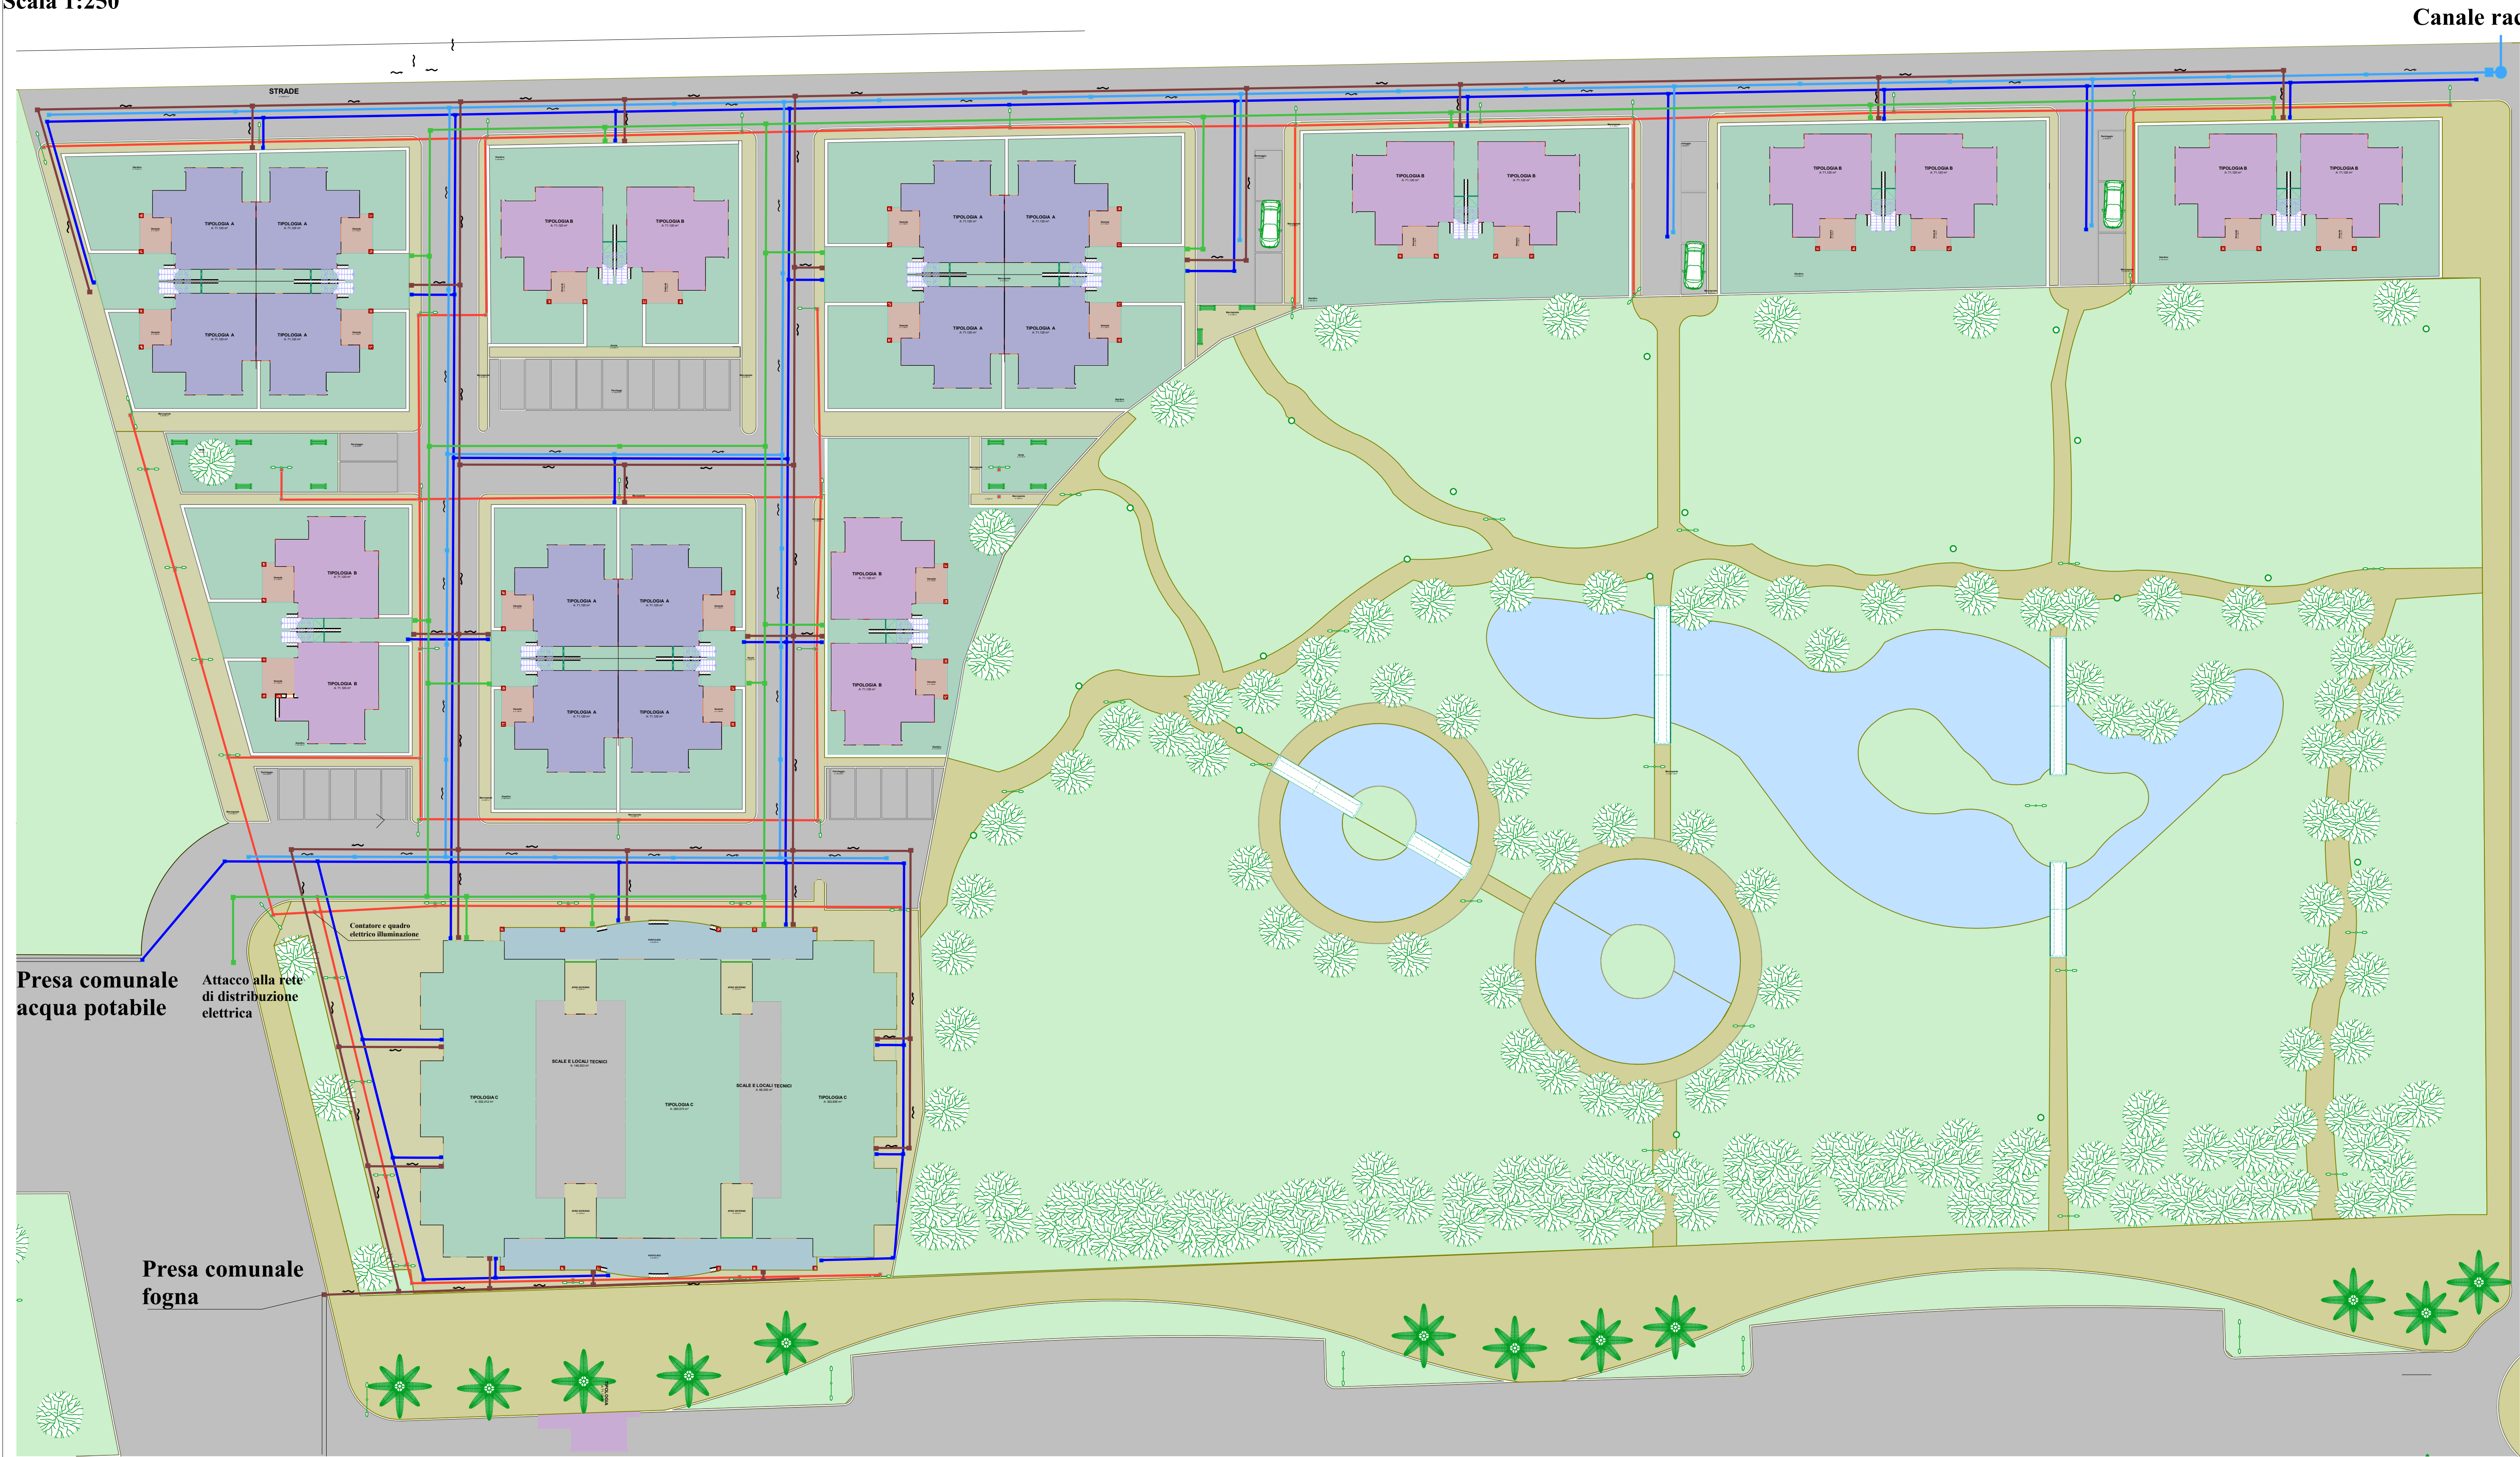
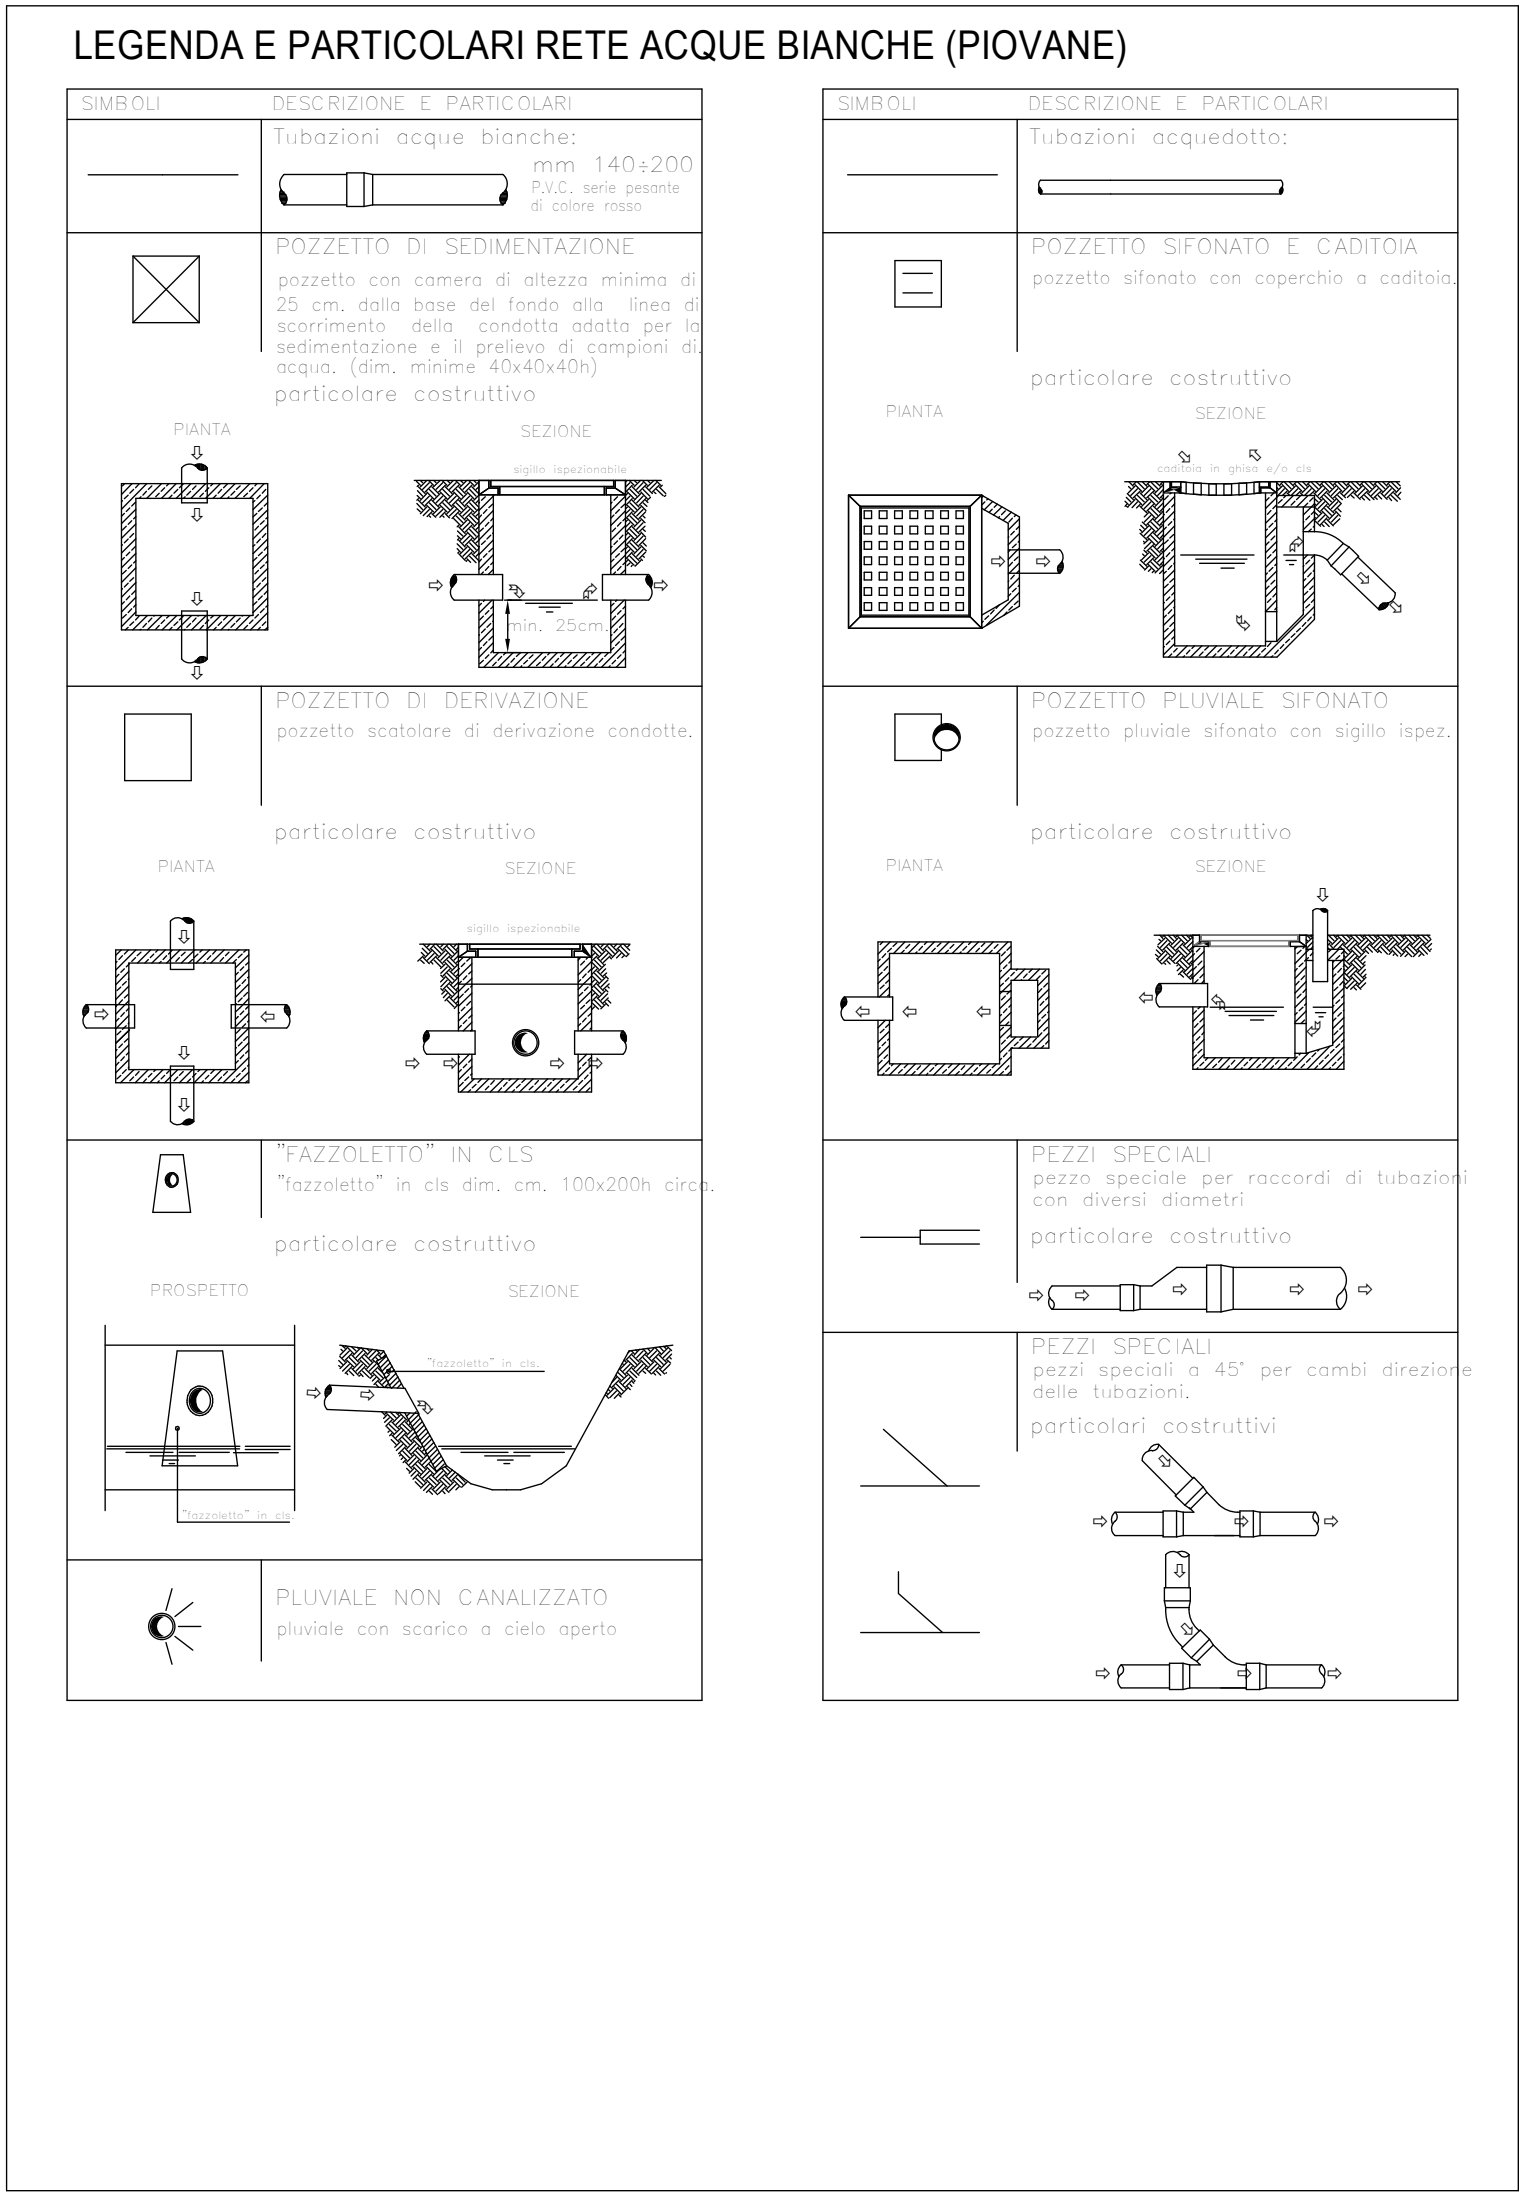


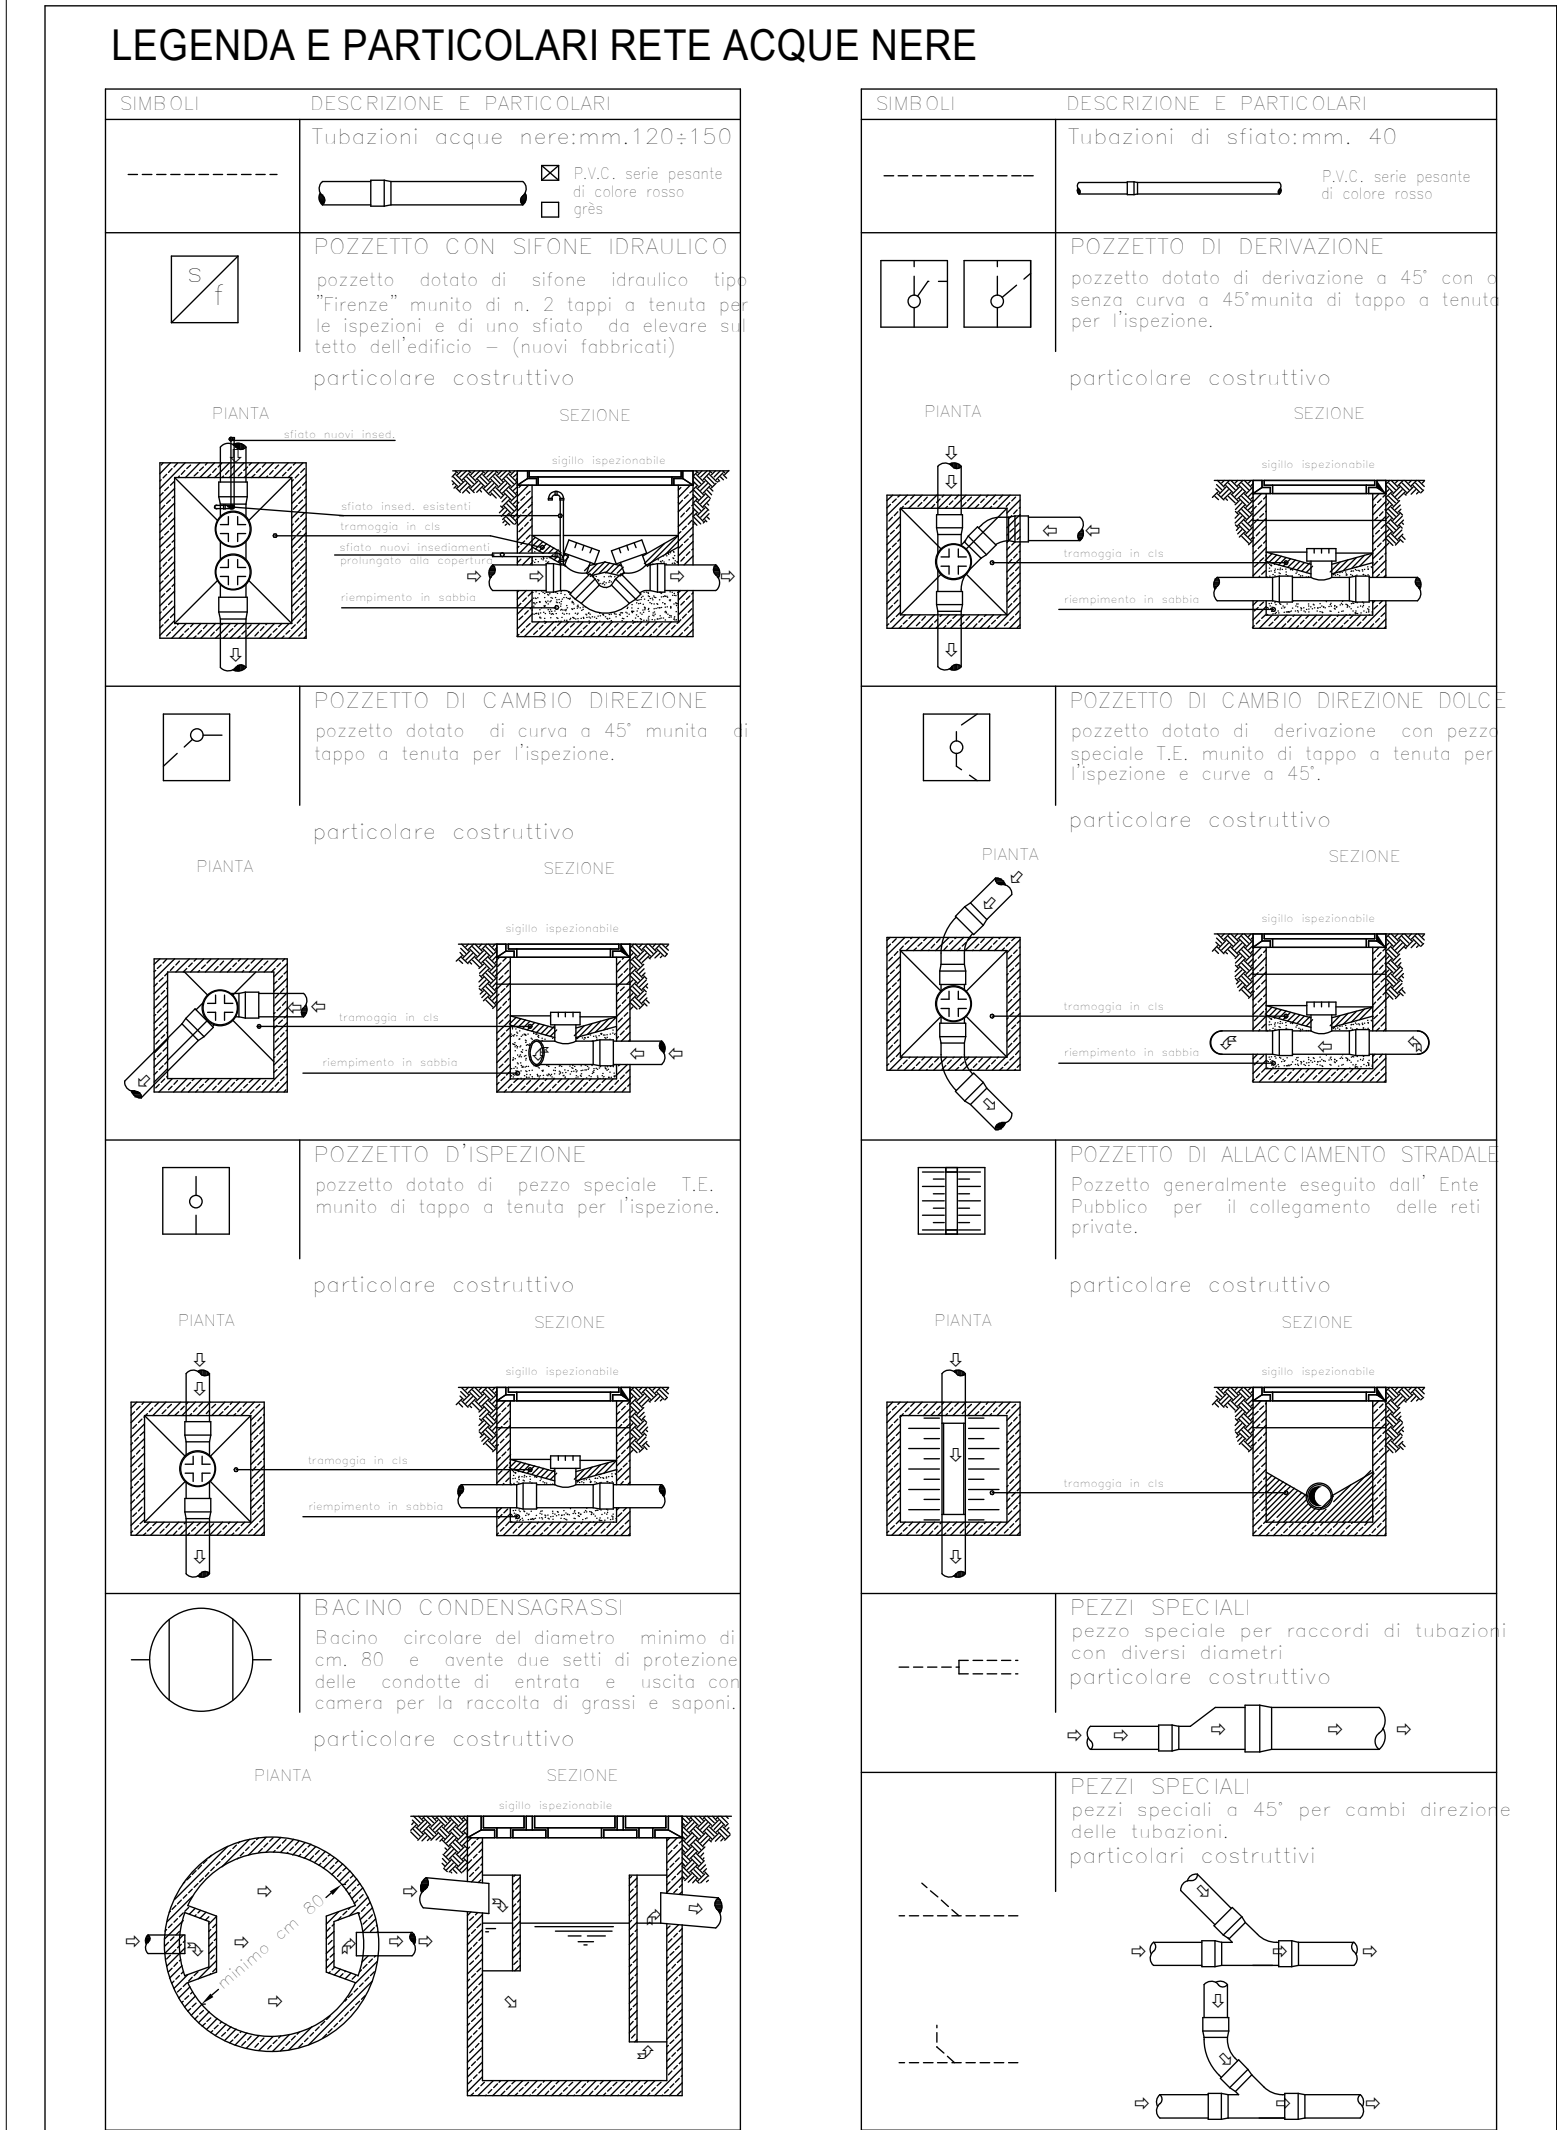


LEGENDA	
	Linea fognaria
	Pozzetto Ispezione fogna
	Linea Acque Bianche
	Pozzetto Ispezione a grate
	Vasca Prima pioggia con disoleatore
	Linea Acqua potabile
	Pozzetto Ispezione
	Linea Illuminazione Stradale
	Pozzetto Ispezione
	Linea rete elettrica-telefonica e trasmissione dati
	Pozzetto Ispezione

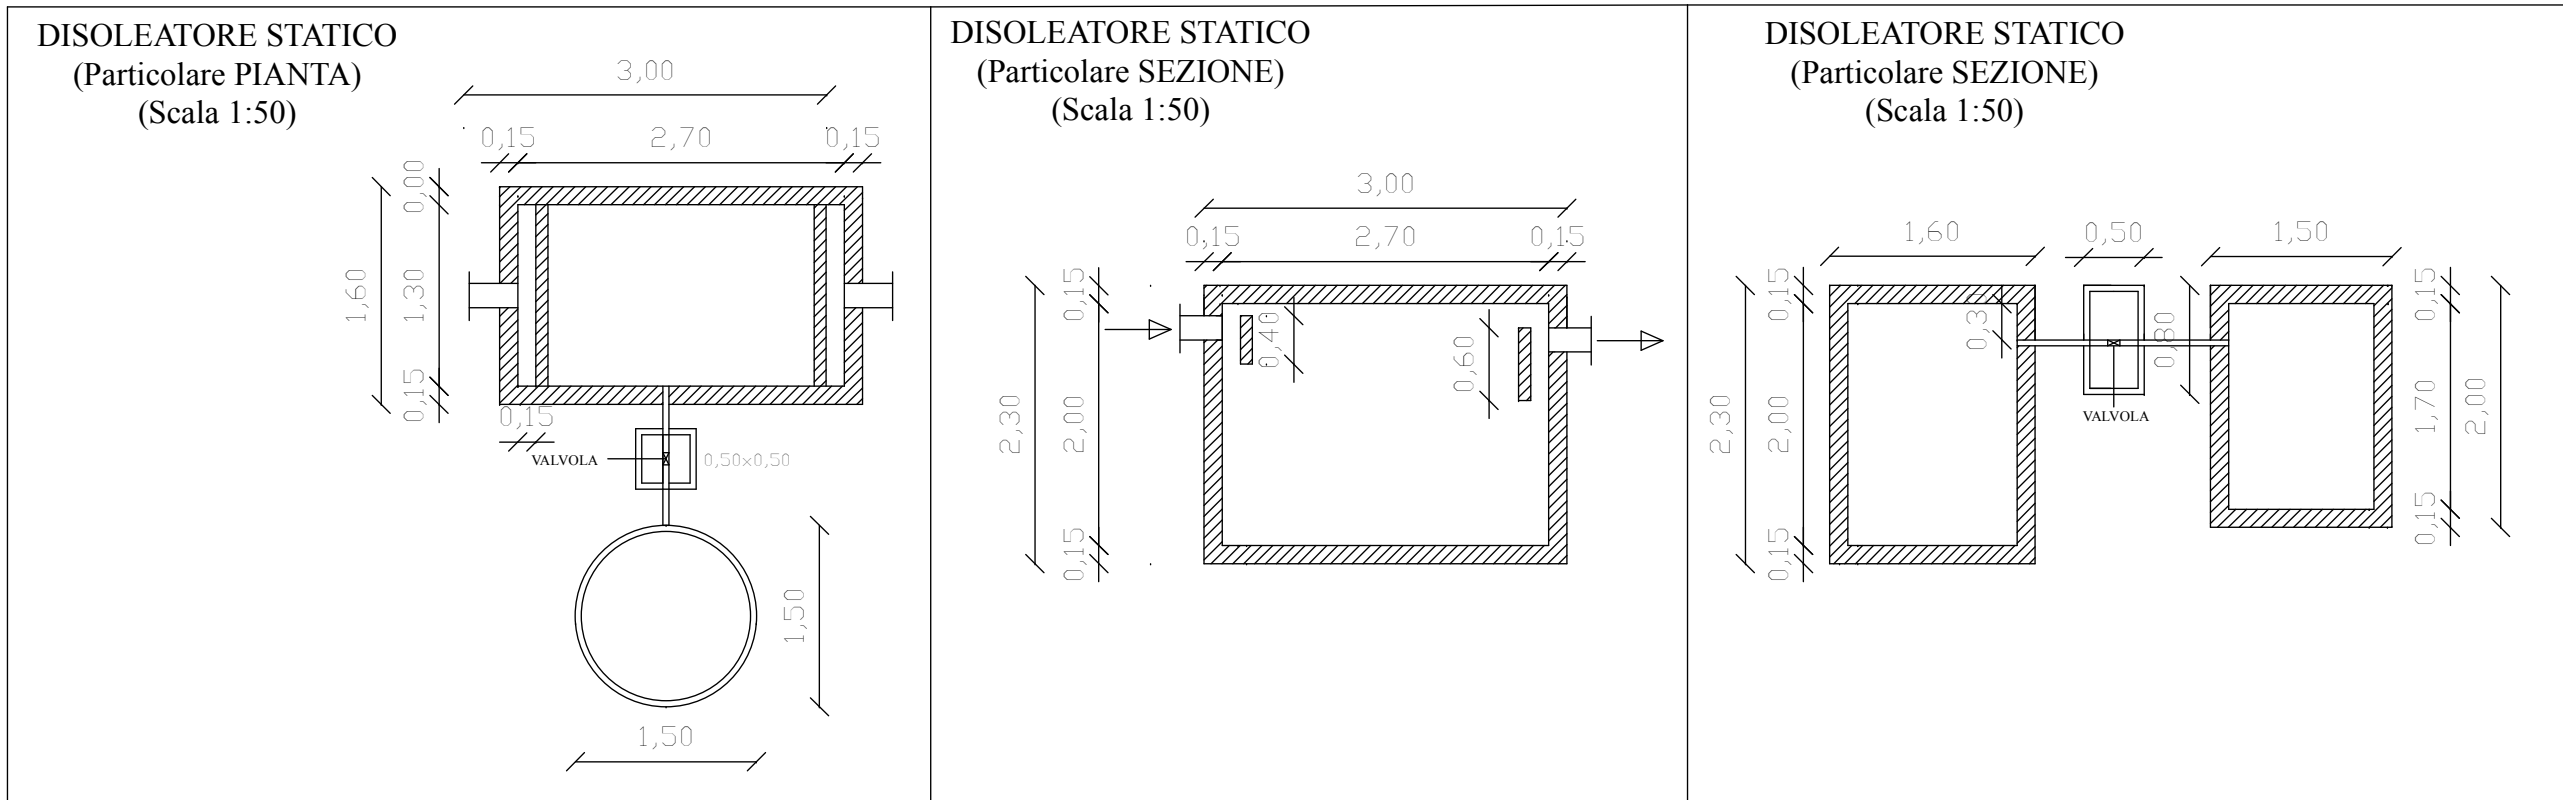

Plinti pali Illuminazione e pozzetti
Scala 1:50

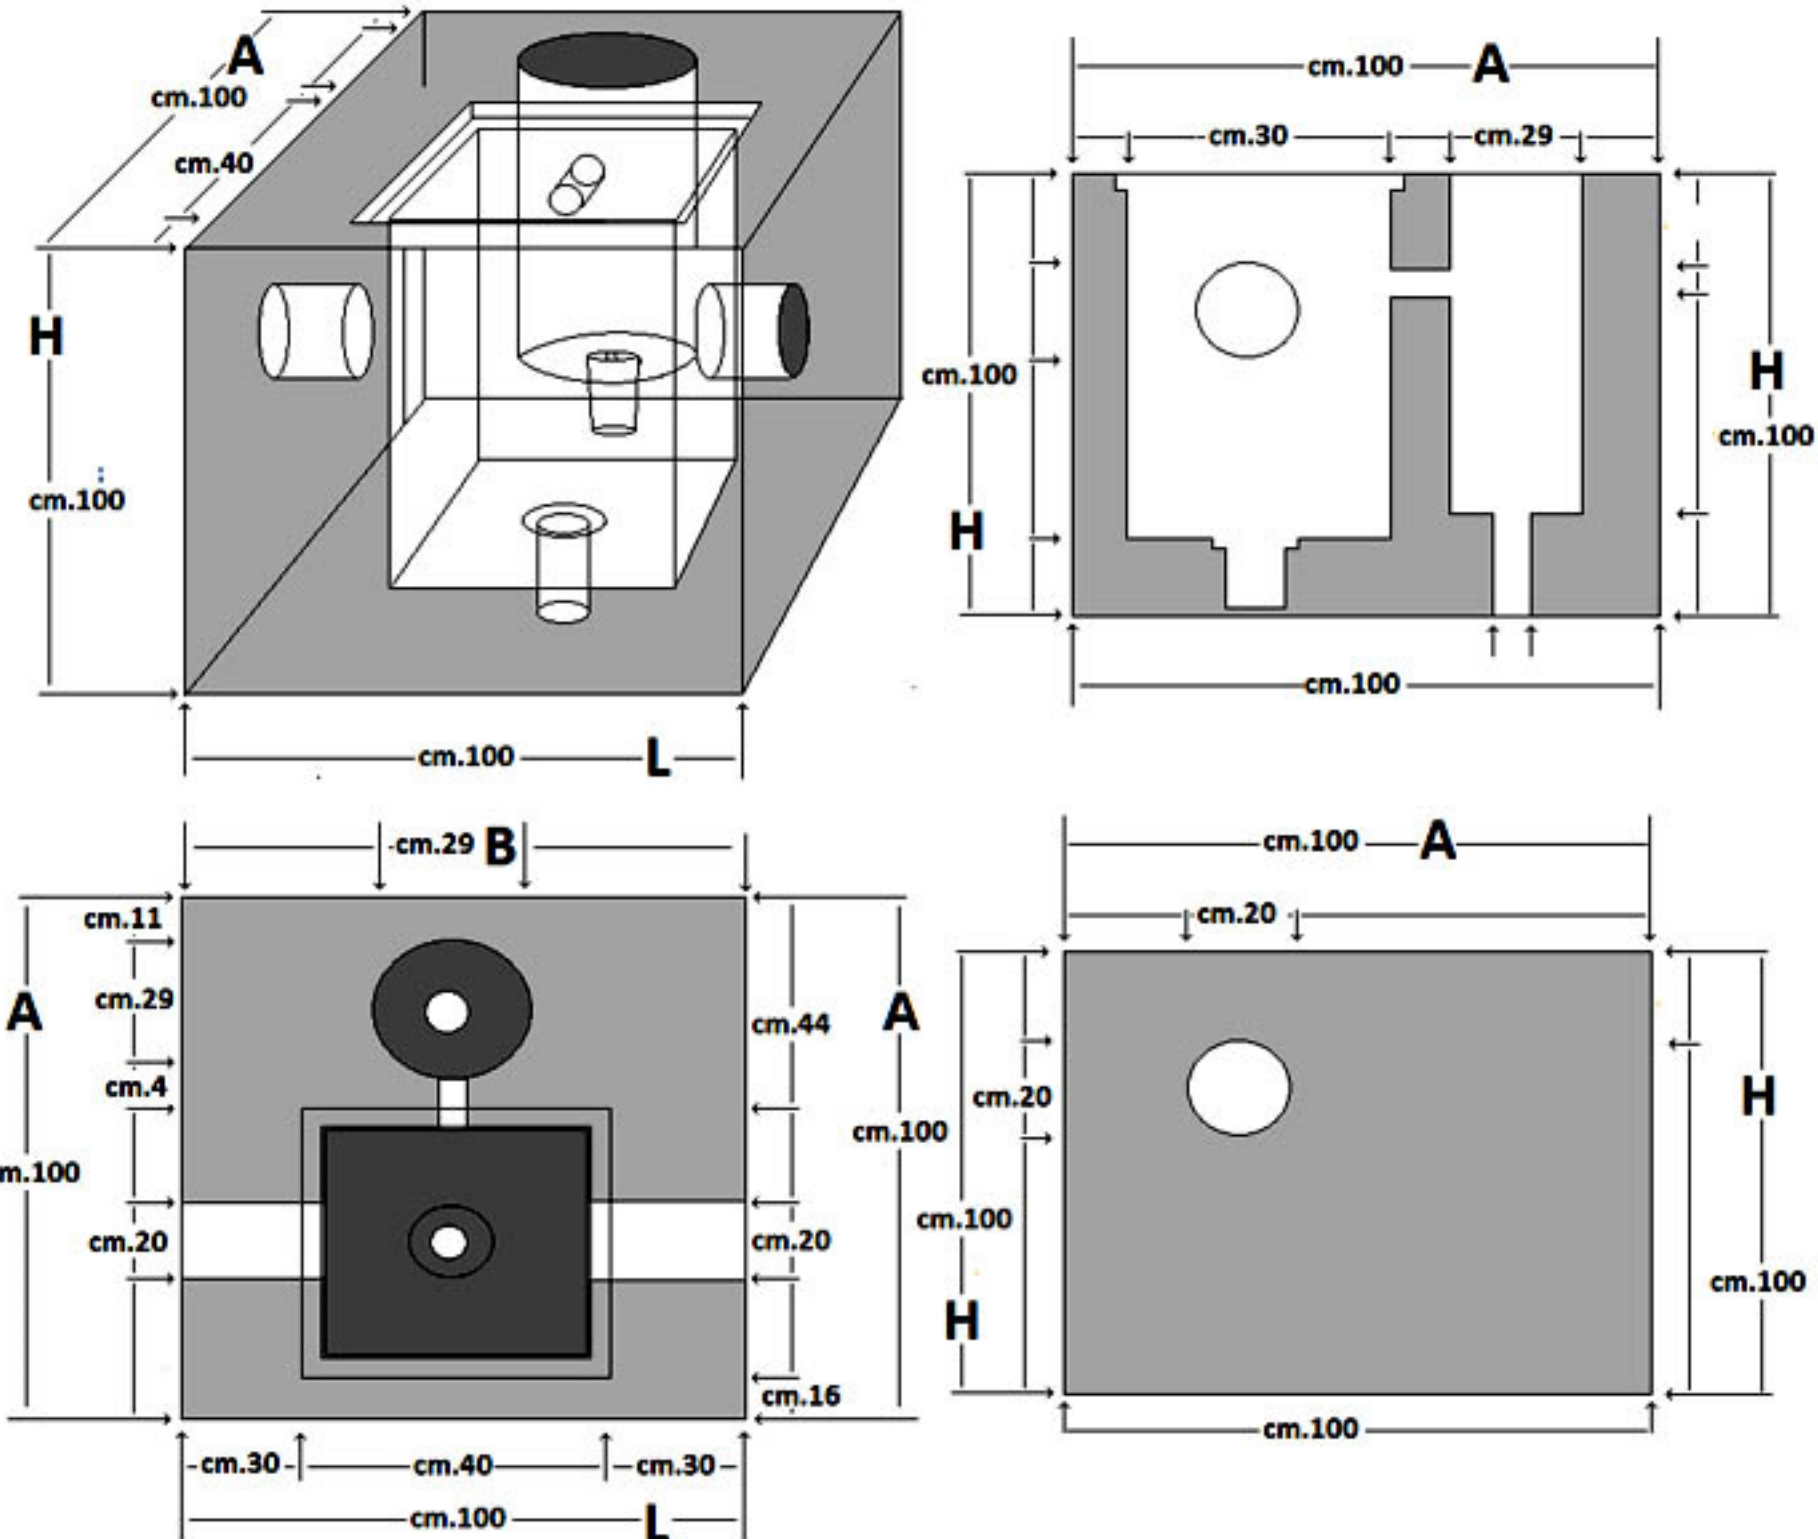

Pali Illuminazione
Scala 1:50

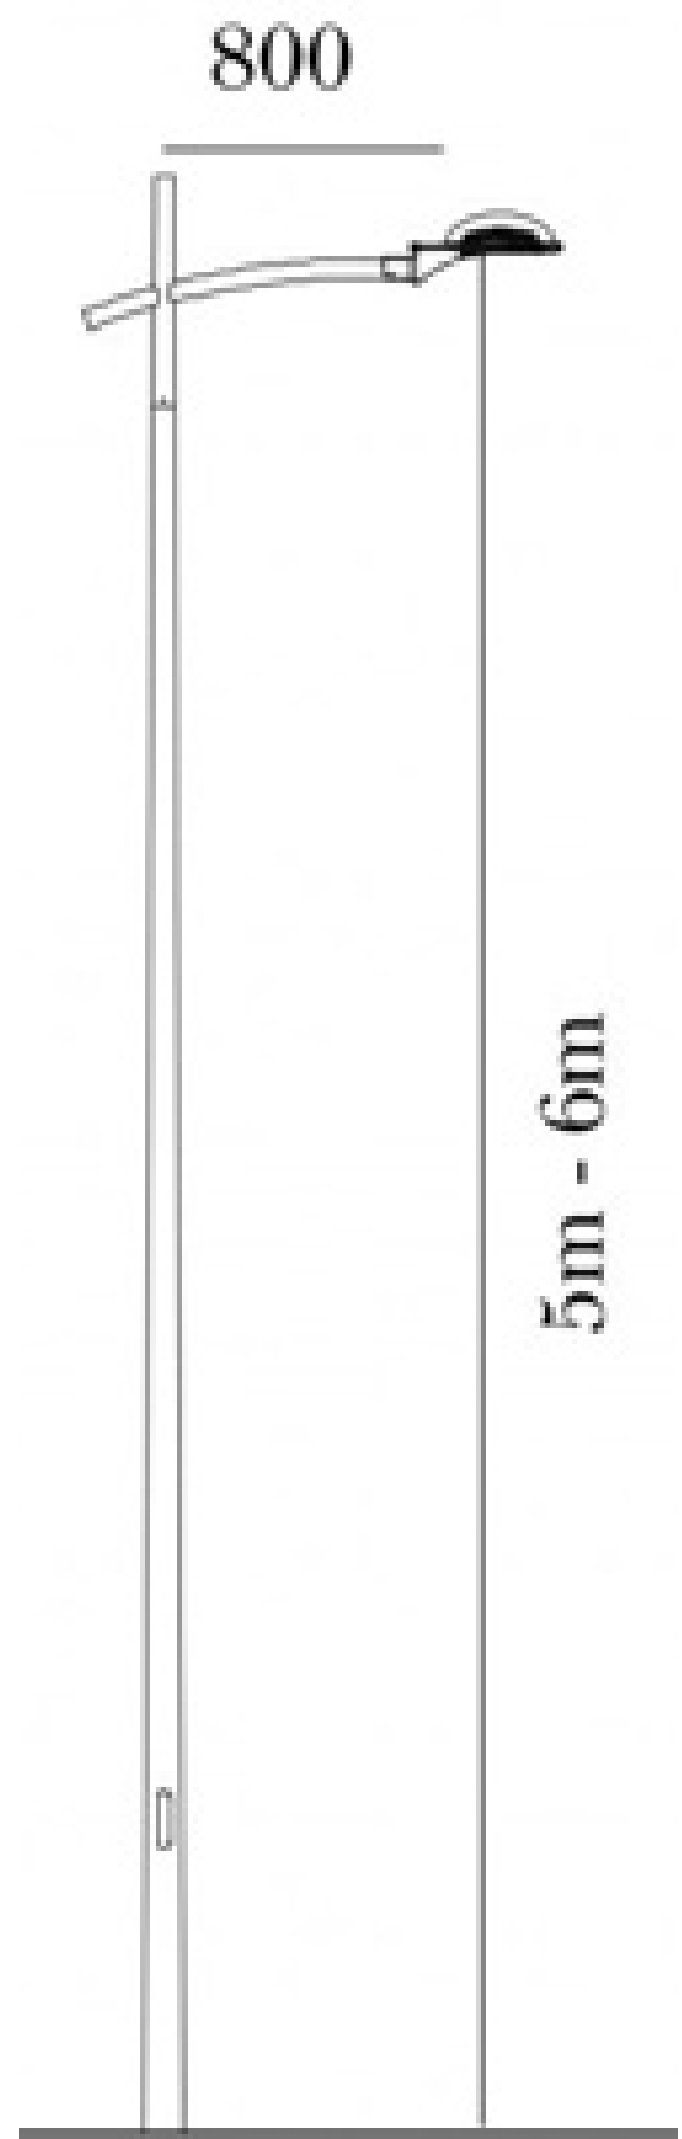

	COMUNE di CUTRO Provincia di Crotone	
	Residence "PERLA DEL MARE" Località Steccato di Cutro (Kr)	
	Elaborati Progetto: Rete Impianti tecnologici Planimetria Generale Scala 1:250 Rete impianti tecnologici: -Fogna, Acque Bianche, Acqua potabile, Illuminazione, Elettrica, telefonica e dati	
	IL PROGETTISTA Ing. Leonardo S. Migale	IL DIRETTORE DEI LAVORI Ing. Leonardo S. Migale
LE COMMITTENTI Salerno Maria Stella Salerno Felicia Anna Salerno Teresina	ARCHITETTONICO Preliminare Definitivo Esecutivo	
	STRUTTURALE Preliminare Definitivo Esecutivo	IMPIANTI Elettrico -Idrico - Fognario Climatizzazione Termico - Energie Rinnov.
TAV.P.5		